


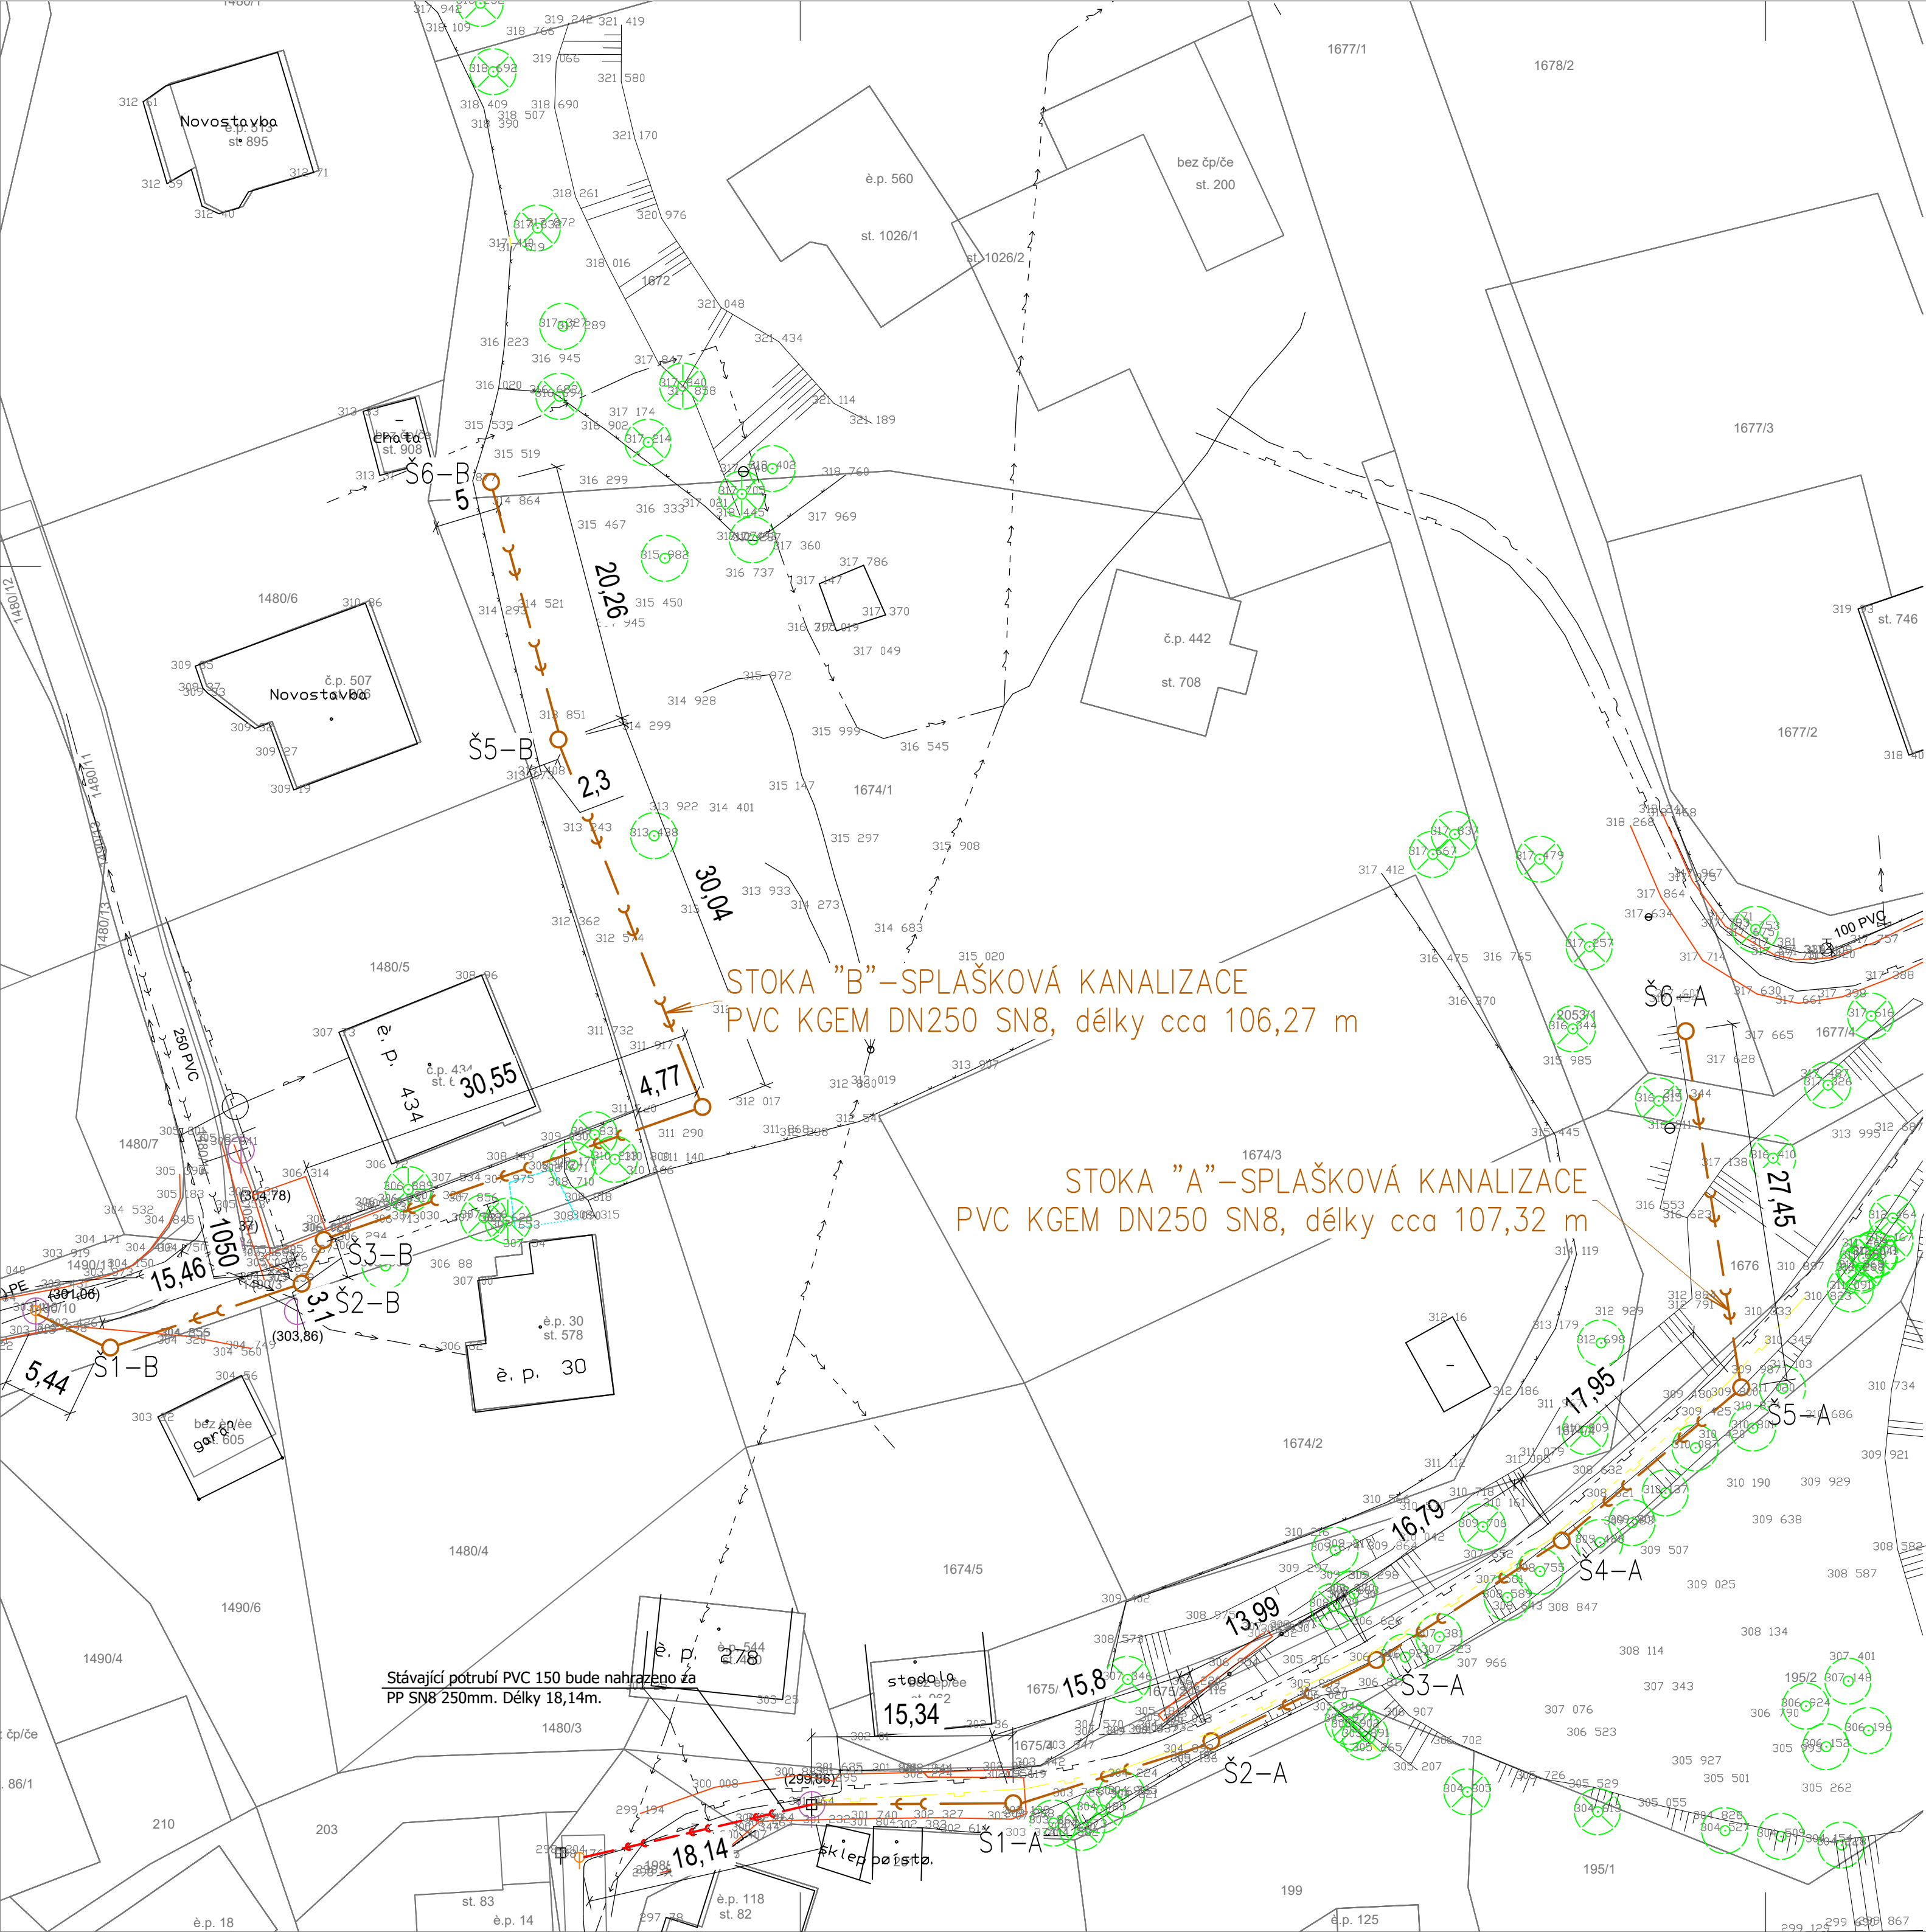

- LEGENDA STÁVAJÍCÍ**
- hranice katastru nemovitostí
 - hranice zpevněných ploch
 - polohopis
 - plot
 - výškopis
 - ochranná pásma IS - v místě stavby
 - číslo parcel KN

- LEGENDA SÍTÍ STÁVAJÍCÍ SÍTĚ**
- elektrické vedení (ČEZ Distribuce a.s.)
 - vodovod (VaK Vsetín a.s.)
 - sdělovací vedení (CETIN)
 - splašková kanalizace (VaK Vsetín a.s.)
 - plynovodní potrubí (GasNet)

- NOVÉ SÍTĚ**
- IO01-stoka
 - ŠX-A/B Betonová revizní šachta Ø1000 mm

POZN.:
Při křídění a souběhu je nutné dodržet minimální vzdálenosti předepsané ČSN 73 6005.
TATO PROJEKTOVÁ DOKUMENTACE SLOUŽÍ POUZE PRO ÚČELY STAVEBNÍHO POVOLENÍ, NEJEDNÁ SE O REALIZAČNÍ PROJEKTOVOU DOKUMENTACI.

AKCE: Prodloužení stoky - Poličná		MÍSTO: Poličná [725455] č.parcel- 2059/5 ...
GENERÁLNÍ PROJEKTANT:	Nikola Sovák, Na Vrchovině 1646, 757 01 Valašské Meziříčí IČO: 09702351, Mobil: +420 603 879 123	STUPĚN: dokumentace pro DUR+DSP
AUTORIZOVAL:	Ing. Pavel Vanduch	VARIANTA: -
INVESTOR:	Obec Poličná, č. p. 144, 75701 Poličná	DATUM: 6/2024
KONTROLOVAL:	Ing. Pavel Vanduch	FORMÁT: A2
VYPRACOVAL:	Nikola Sovák Jakub Smieško	ARCH. ČÍS.: -
OBJEKT:	IO01 - STOKA	MĚŘÍTKO: 1:350
ČÁST:	-	ČÍS.VÝKR.: 01
VÝKRES:	SITUACE	