


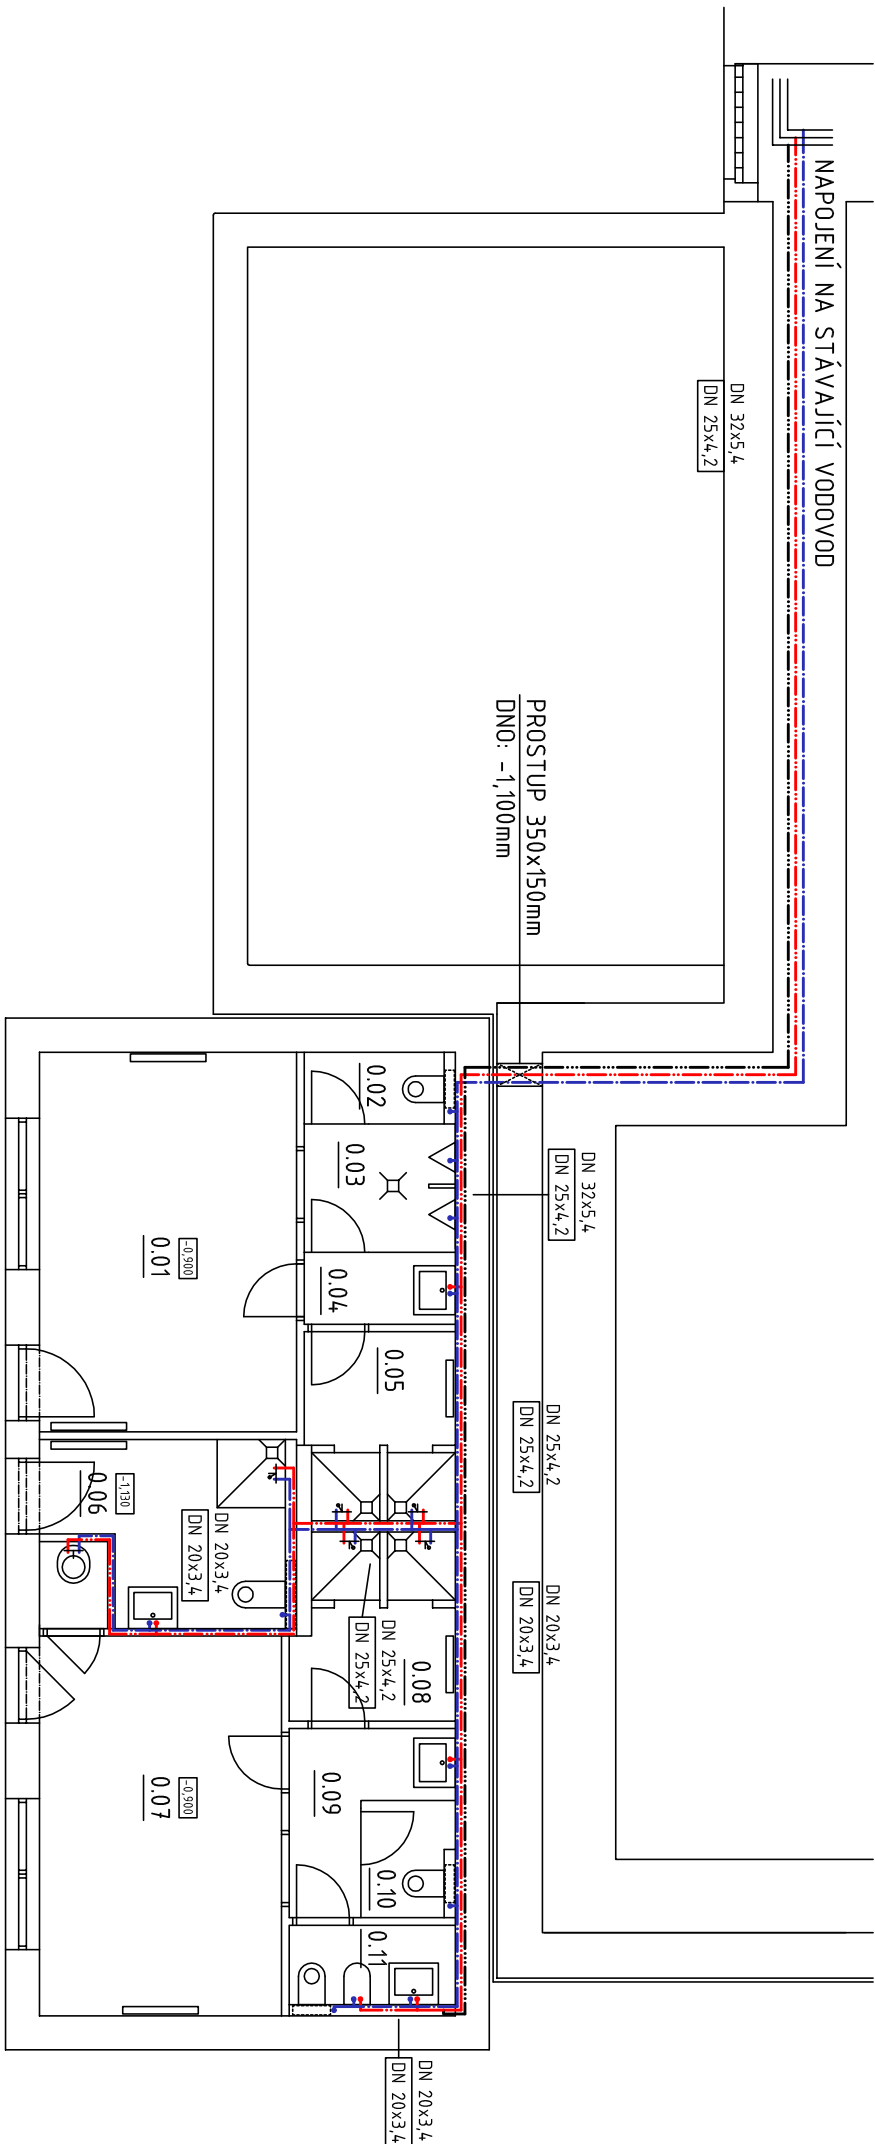

LEGENDA

DN 16x2,7	TEPLÁ VODA
DN 16x2,7	STUDENÁ VODA
	CIRKULAČNÍ OKRUH (DN 20x3,4)

POZNÁMKA

- MATERIÁL POTRUBÍ: PPR PN 20
- VEŠKERÉ POTRUBÍ BUDE IZOLOVÁNO TRUBICEMÍ NA BÁZI PĚNOVÉHO POLYETYLENU - MIRELON
- PŘIPOJOVACÍ POTRUBÍ K JEDNOTLIVÝM ARMATURÁM: NÁSTĚNKY PPR 20x3,4
- POTRUBÍ BUDE VEDENO V DRÁŽCE VE ZDIVU A INSTALAČNÍ PŘEDSTĚNĚ
- NAPOJENÍ NA STÁVAJÍCÍ VODOVOD BUDE OSAZENO UZAVÍRACÍMI VENTILY A CIRKULACE BUDE DOPLNĚNA REGULÁČNÍM VENTILEM
- UMYVADLA BUDOU VYBAVENA DÁVKOVAČÍ S MÝDLEM, ZÁSOBNÍKEM NA PAPIROVÉ RUČNÍKY A KOŠEM
- SPRCHY BUDOU OSAZENY POLÍČKOU NA MYCÍ POTŘEBY A NA STĚNĚ PŘED VSTUPEM DO SPRCHY BUDOU POUŽITY HÁČKY NA SVRŠKY A RUČNÍKY

TECHNICKÁ ZPRÁVA JE NEDÍLNOU SOUČÁSTÍ TÉTO DOKUMENTACE

±0,000 = 290,10 m n.m. BpV

ZODPOVĚDNÝ PROJEKTANT		VYPRACOVAL		KONTROLOVAL		Ing. PETR ŠEBESTA OZNICE 56 756 24, BYSTRČICKA +420 721 980 337 sebe.petr@seznam.cz	PARÉ Č.
Ing. JIŘÍ SVOBODA		Ing. PETR ŠEBESTA		Ing. JIŘÍ SVOBODA			
STAVEBNÍK: OBEČ POLIČNÁ POLIČNÁ 144, 757 01 POLIČNÁ							
PROJEKT: PŘÍSTAVBA ŠATEN A ZÁZEMÍ PRO VENKOVNÍ HRŠTĚ ZŠ POLIČNÁ							
OBJEKT: SO-02 ŠATNY							
ČÁST DOKUMENTACE: D - DOKUMENTACE OBJEKTŮ							
OBSAH: PŮDORYS VNITŘNÍ VODOVOD							
STUPĚŇ A DRUH PROJEKTOVÉ DOKUMENTACE:						PD PRO VYDÁNÍ ÚZEMNÍHO SOUHLASU A STAVEBNÍHO POVOLENÍ	
DATUM:						01/2018	
FORMÁT:						2xA4	
MĚŘÍTKO 1:100						VÝKRES Č.: D-1.4.b-2	