


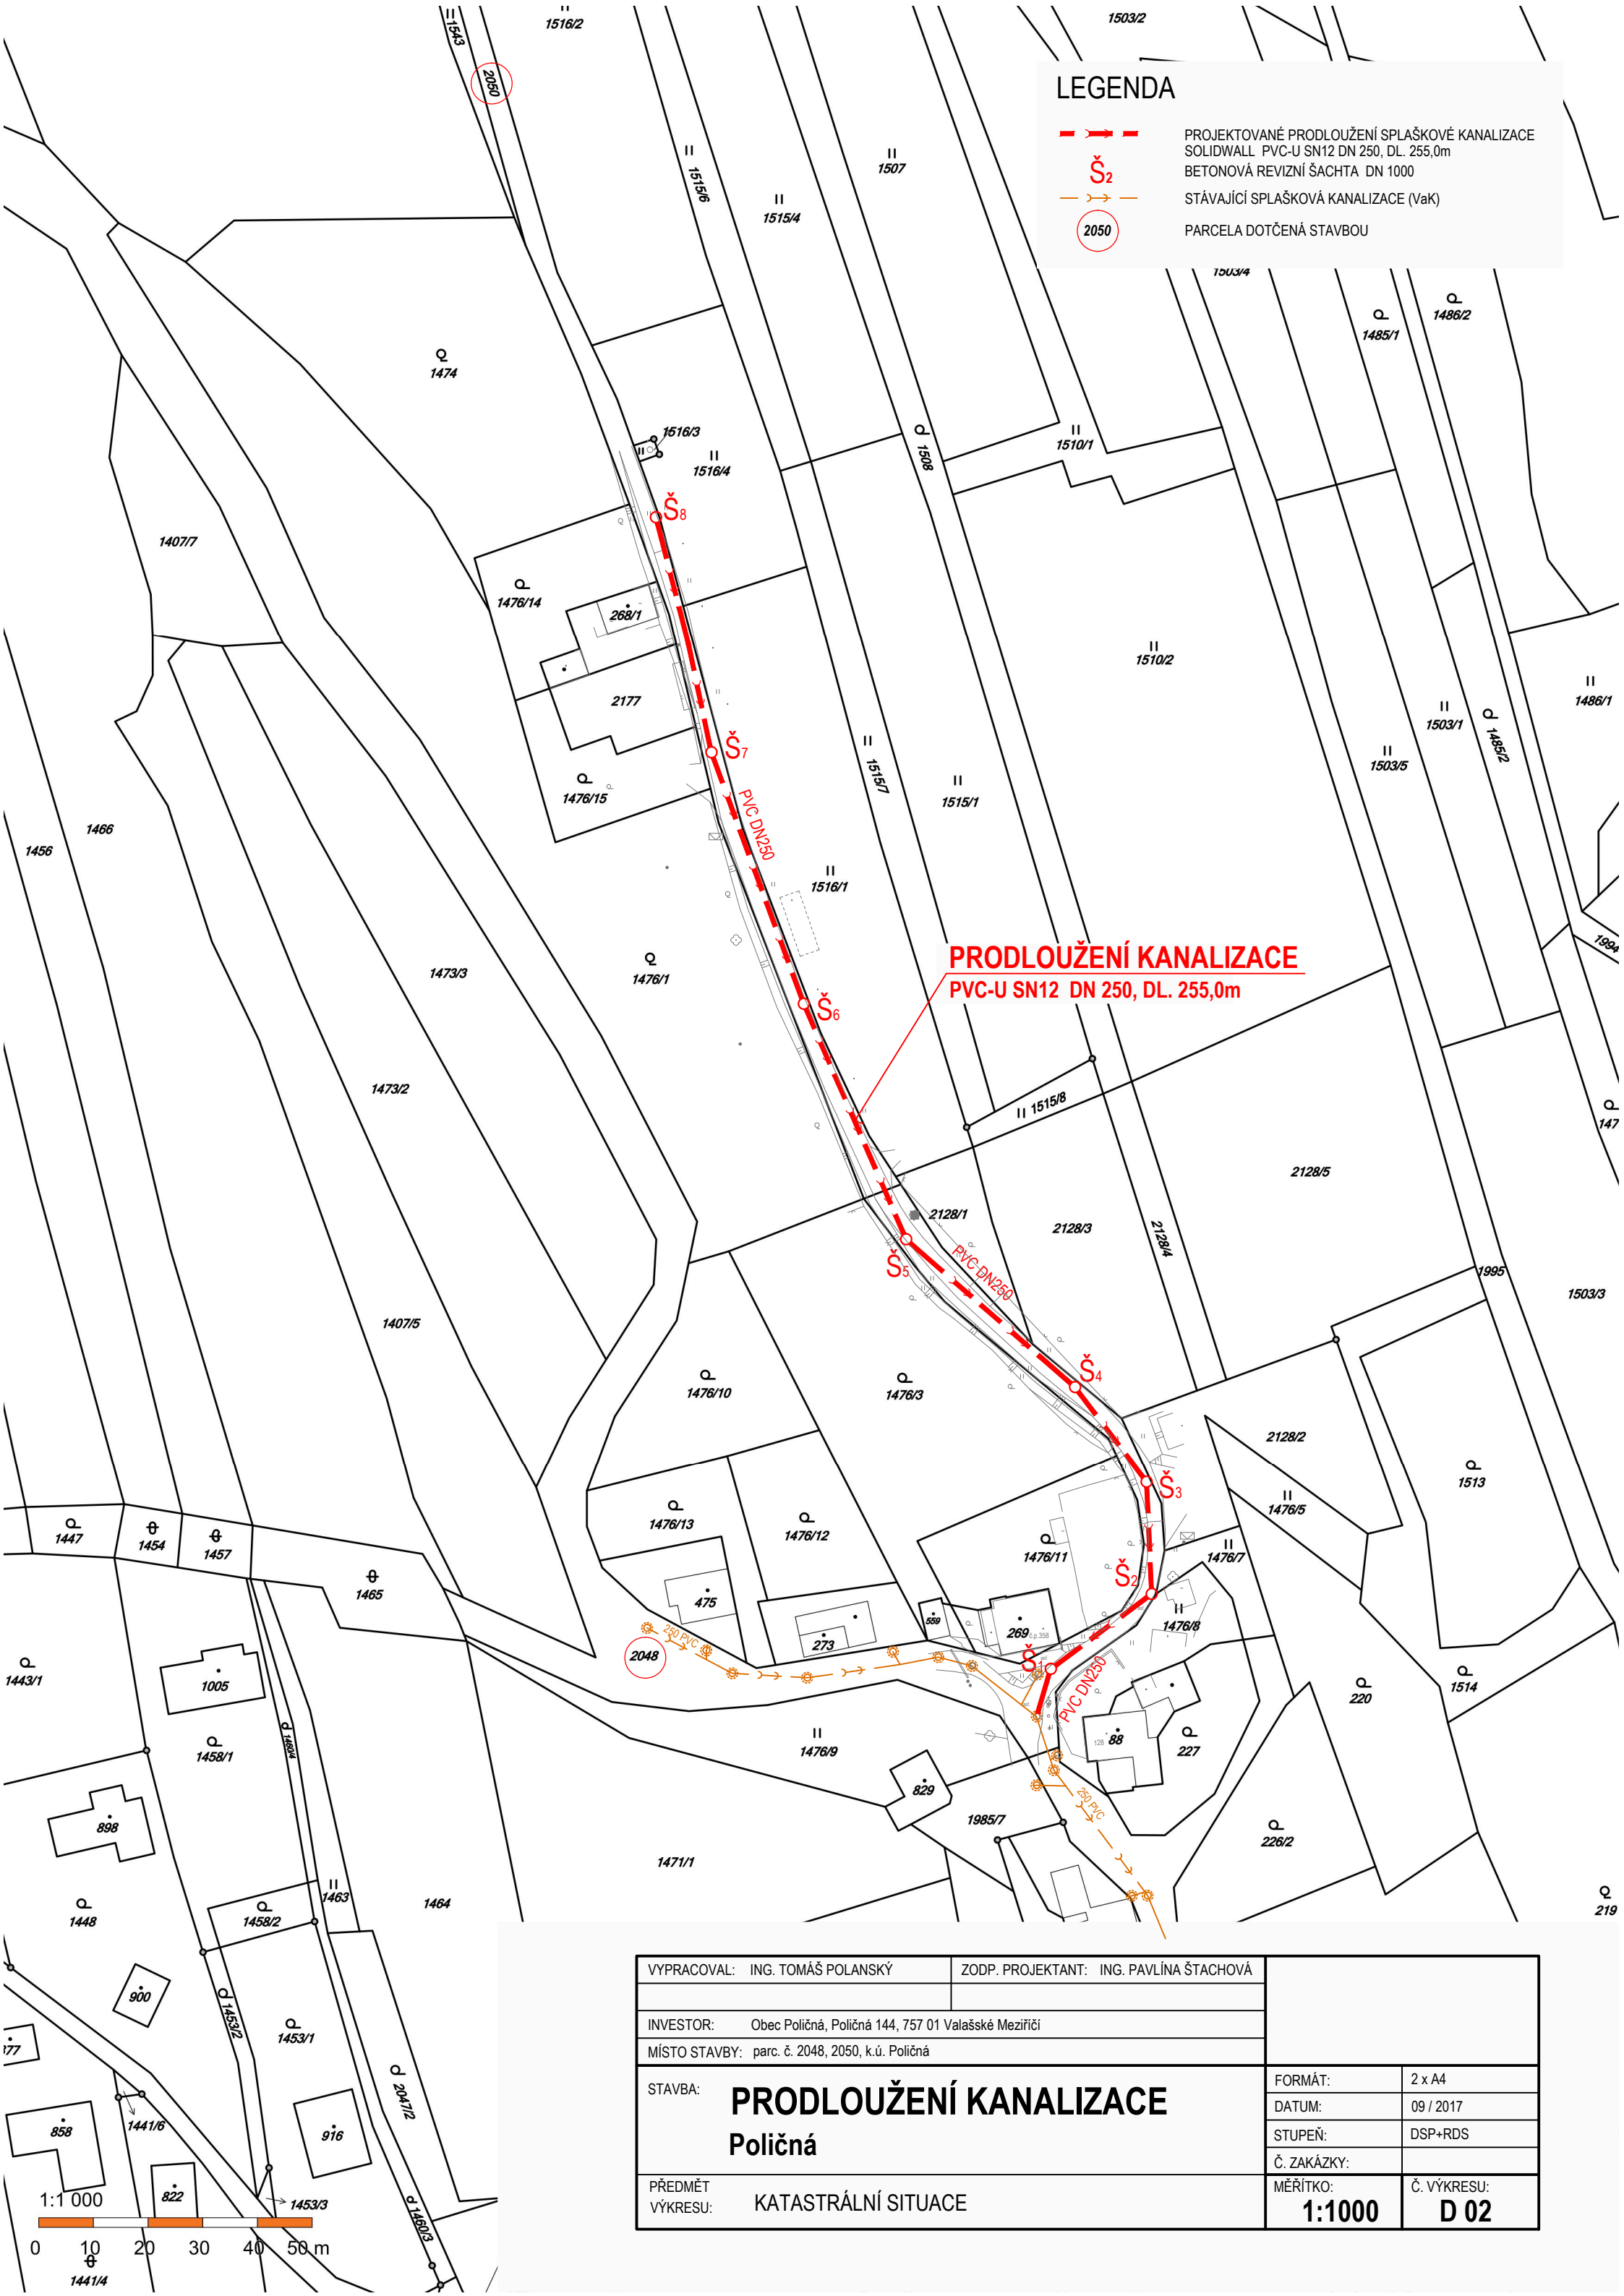

LEGENDA

Š₂

2050

PROJEKTOVANÉ PRODLOUŽENÍ SPLAŠKOVÉ KANALIZACE
SOLIDWALL PVC-U SN12 DN 250, DL. 255,0m
BETONOVÁ REVIZNÍ ŠACHTA DN 1000

STÁVAJÍCÍ SPLAŠKOVÁ KANALIZACE (VaK)

PARCELA DOTČENÁ STAVBOU

PRODLOUŽENÍ KANALIZACE
PVC-U SN12 DN 250, DL. 255,0m

VYPRACOVAL: ING. TOMÁŠ POLANSKÝ		ZODP. PROJEKTANT: ING. PAVLÍNA ŠTACHOVÁ	
INVESTOR: Obec Poličná, Poličná 144, 757 01 Valašské Meziříčí			
MÍSTO STAVBY: parc. č. 2048, 2050, k.ú. Poličná			
STAVBA: PRODLOUŽENÍ KANALIZACE Poličná		FORMÁT:	2 x A4
		DATUM:	09 / 2017
		STUPEŇ:	DSP+RDS
		Č. ZAKÁZKY:	
PŘEDMĚT VÝKRESU: KATASTRÁLNÍ SITUACE		MĚŘÍTKO: 1:1000	Č. VÝKRESU: D 02